


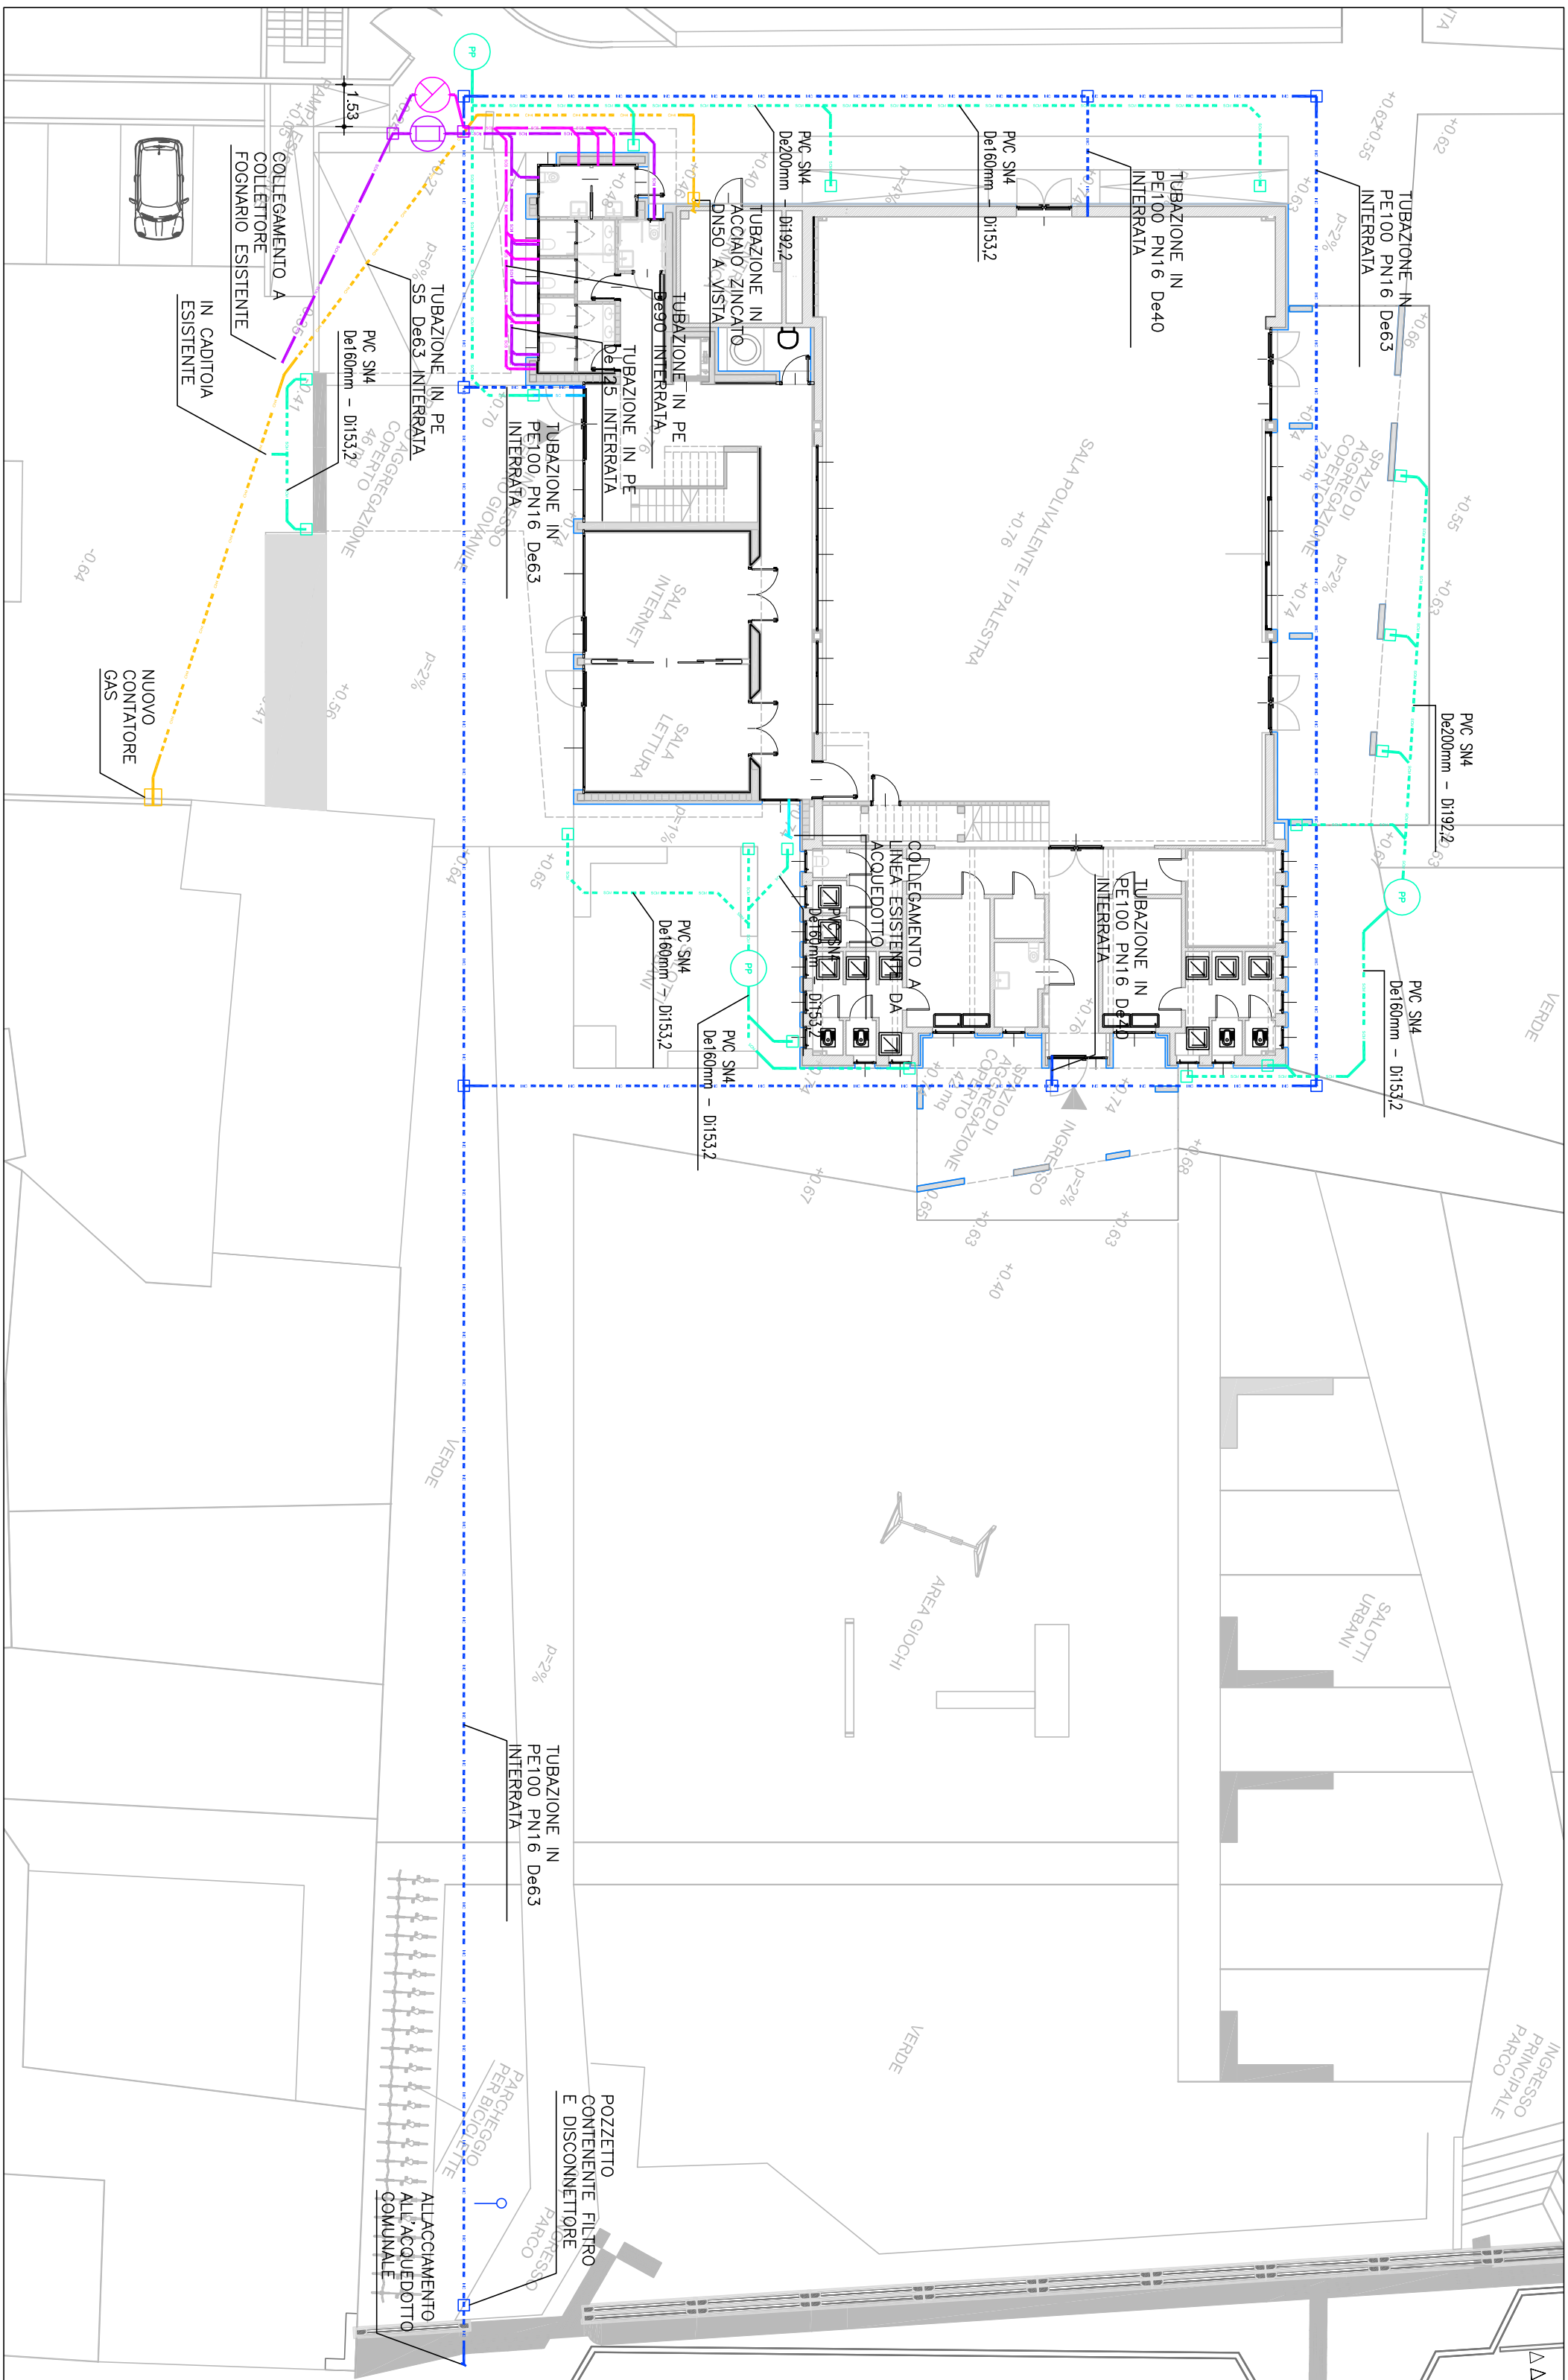

LEGENDA SIMBOLI	
	LINEA GAS METANO INTERRATA
	LINEA ACQUA FREDDA SANITARIA
	LINEA SCARICO CONDENSA
	LINEA ANTINCENDIO INTERRATA
	LINEA SCARICO ACQUE METEORICHE/CONDENSA
	LINEA SCARICO ACQUE SAPONATE INTERRATA
	LINEA SCARICO ACQUE NERE INTERRATA
	ATTACCO AUTOPOMPA SINGOLO
	POZZETTO
	POZZO PERDENTE PER SMALTIMENTO ACQUE METEORICHE/CONDENSA
	VASCA IMHOFF
	VASCA CONDENSA GRASSI

localizzazione

REGIONE FRIULI VENEZIA GIULIA
PROVINCIA DI UDINE
COMUNE DI REMANZACCO

tavola

M.04

ARCH. MAURIZIO BORDUGO
Via del Granatiere, 10
33170 Pordenone
tel. 0434-370660

ARCH. ANNA RAFFIN
Via del Granatiere, 10
33170 Pordenone
tel. 0434-370660

commitente
AMMINISTRAZIONE COMUNALE DI REMANZACCO

lavoro
AMPLIAMENTO E RECUPERO DELLA PALESTRA "BROLO"
DA ADIBIRE A CENTRO DI AGGREGAZIONE GIOVANILE

PROGETTO ESECUTIVO

oggetto
scala 1:200
PROGETTO IMPIANTI MECCANICI:
RETI ESTERNE

responsabile di progetto	gruppo di progettazione	ambito progettuale
PROGETTAZIONE GENERALE E COORDINAMENTO	PROGETTO ARCHITETTONICO Arch. Maurizio Bordugo Arch. Anna Raffin	PROGETTO IMPIANTISTICO Ing. Maurizio Casoli
ing. Maurizio Casoli	PROGETTO STRUTTURALE Ing. Matteo Bordugo	
PROGETTO IMPIANTISTICO		

ORDINE DEGLI INGEGNERI
di Udine
PROV. DI PORDENONE
Ing. Maurizio Casoli
PROGETTO IMPIANTISTICO

Sede
Via Ospedale Vecchio, n.3
33170 Pordenone
Telefono 0434-21085
Telefax 0434-520336
E-mail info@ccoprogetti.it

CCCLA PN 19501
PIVA 001770010938

collaborazione e aspetti specialistici			riferimenti		
data progetto	rev.	data	motivo		
Luglio 2012					DGC FLC archivio 1590E_TM04_R0.dwg